


STAROSTWO POWIATOWE
W PAJĘCZNI

66/5/05
19.03.2005
lu

Uzasadniono pod względem wymagań higienicznych i zdrowotnych - bez zastanowienia - z zainstalowaniem

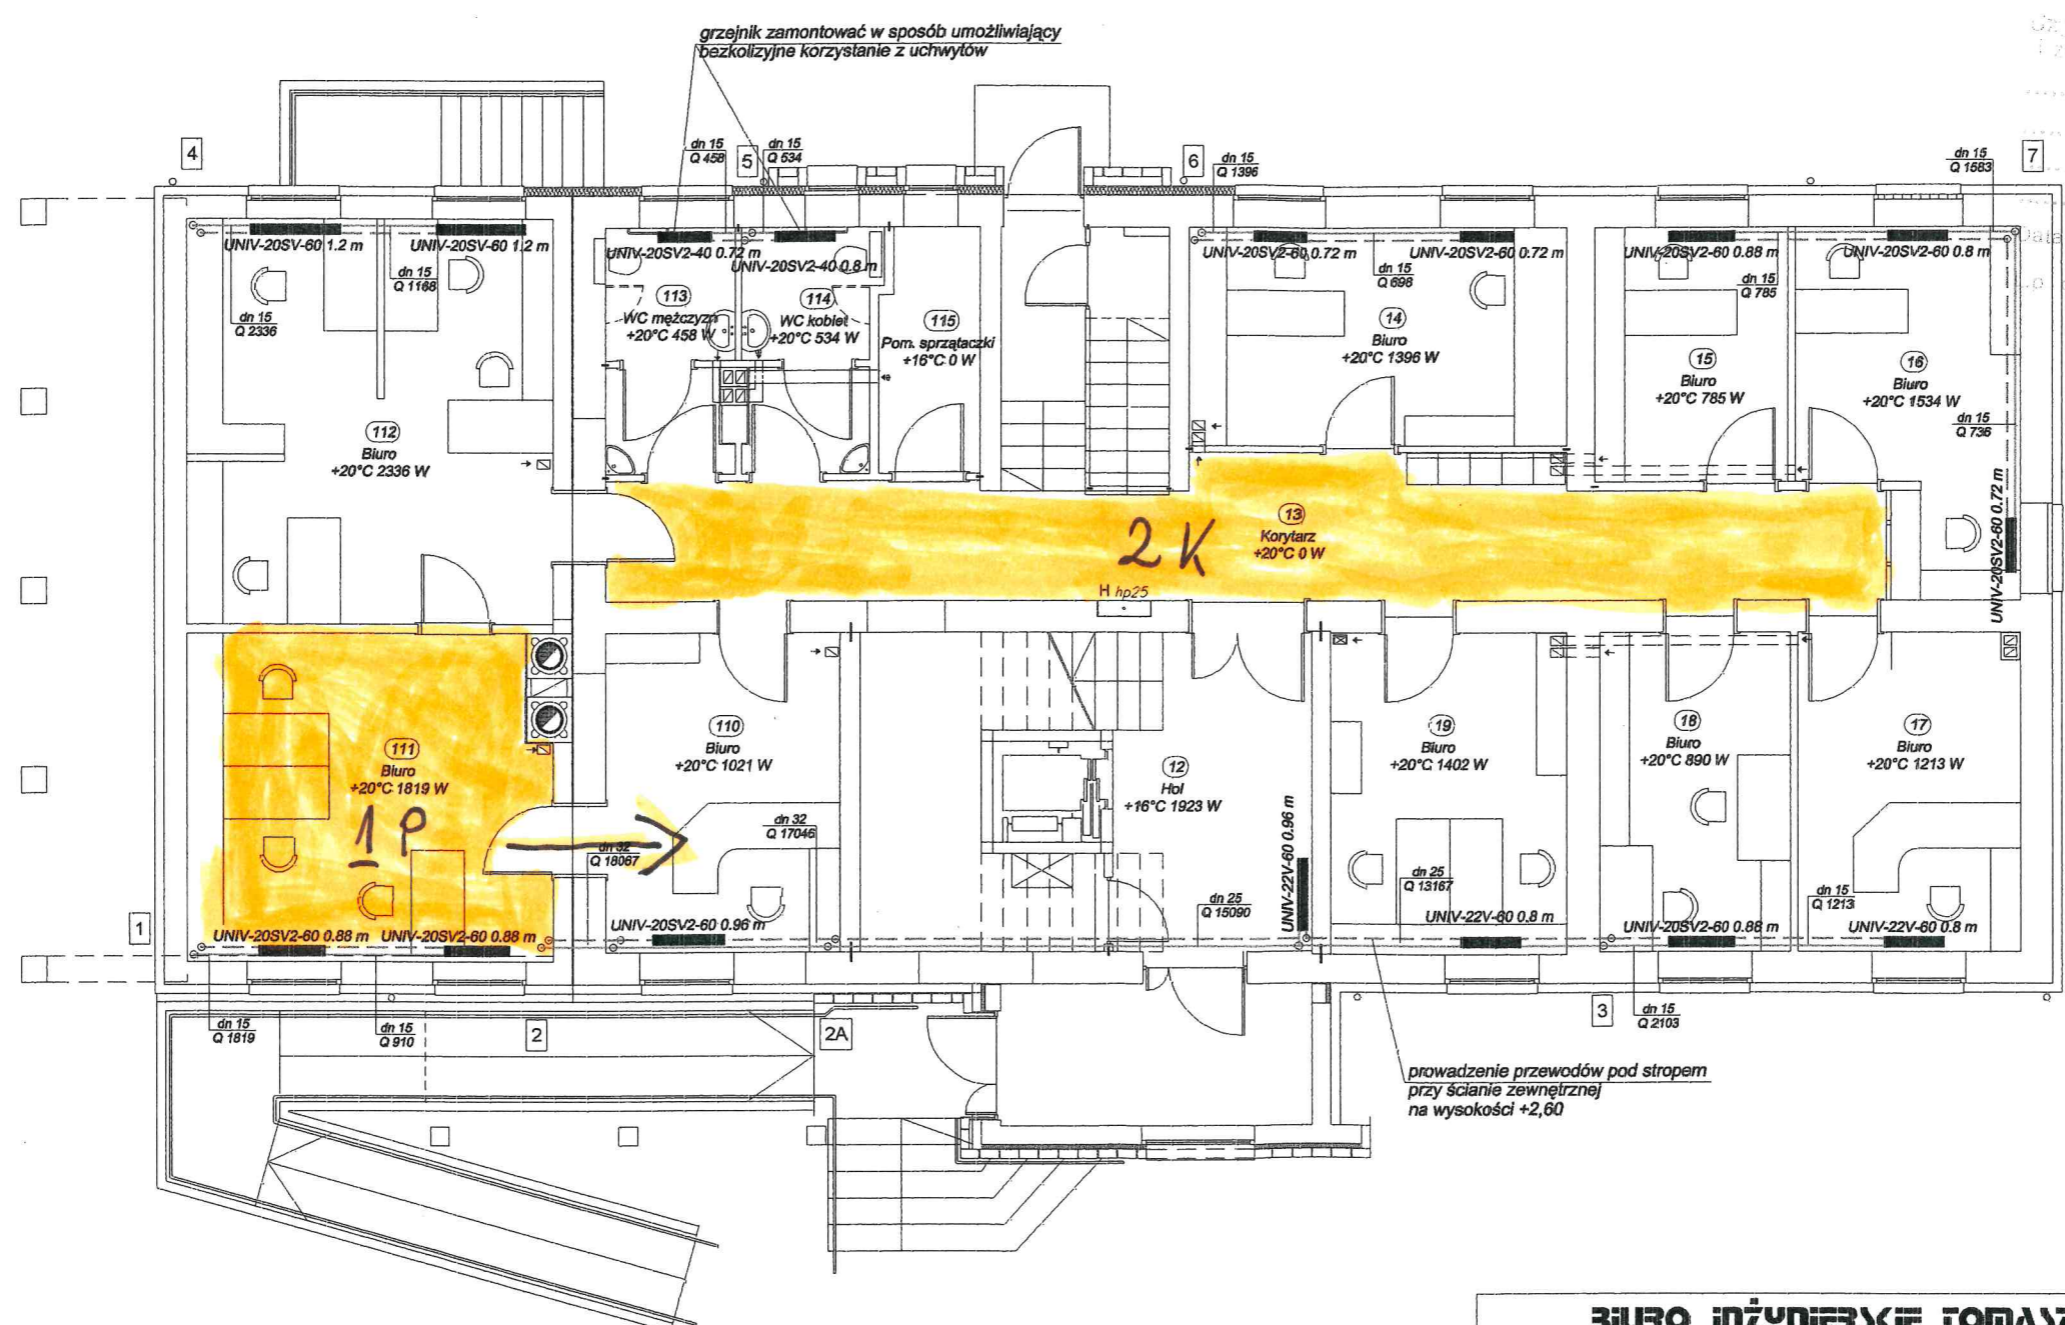

19.03.2005
61/5/05

mgr inż. Romuald Kobytecki
RZECZOZNAWCA
d/s sanitarnohigienicznych
uprawnienia G.I.S. nr 1-BP/95 i 90-BP/95
zam. ul. Traugutta 20 B
42-200 CZĘSTOCHOWA
tel. 254-727

BIURO INŻYNIERSKIE TOMASZ ŁĘKI

ul. Rejtana 1/3a, 42-200 Częstochowa tel./fax.(034) 363-80-84, 0502-052-071
www.tomaszleski.pl, mail: biuro@tomaszleski.pl, tomaszleski@poczta.onet.pl

Inwestor: Powiat Pajęczanski ul. Parkowa 8/12 98-300 Pajęczno	Projekt	Branża	Nr rysunku:	Rewizja:	Faza:
Obiekt: Remont i przebudowa budynku biurowego przy ul. Kościuszki w Pajęcznie	74.1S	003	00	PB	
Temat: Rzut parteru - instalacja centralnego ogrzewania			Data: data 02.2005	Skala: 1:100	
Projektował mgr inż. Zbigniew Jarkiewicz 717/01	Sprawdził mgr inż. Rafał Szczypior 381/01	Wykonał: mgr inż. Agata Markowska			
Podpis	Podpis	Podpis			