


STANOWISKO POWIATOWE
W PAJĘCZNIEM

grzejnik zamontować w sposób umożliwiający
bezkolizyjne korzystanie z uchwyto

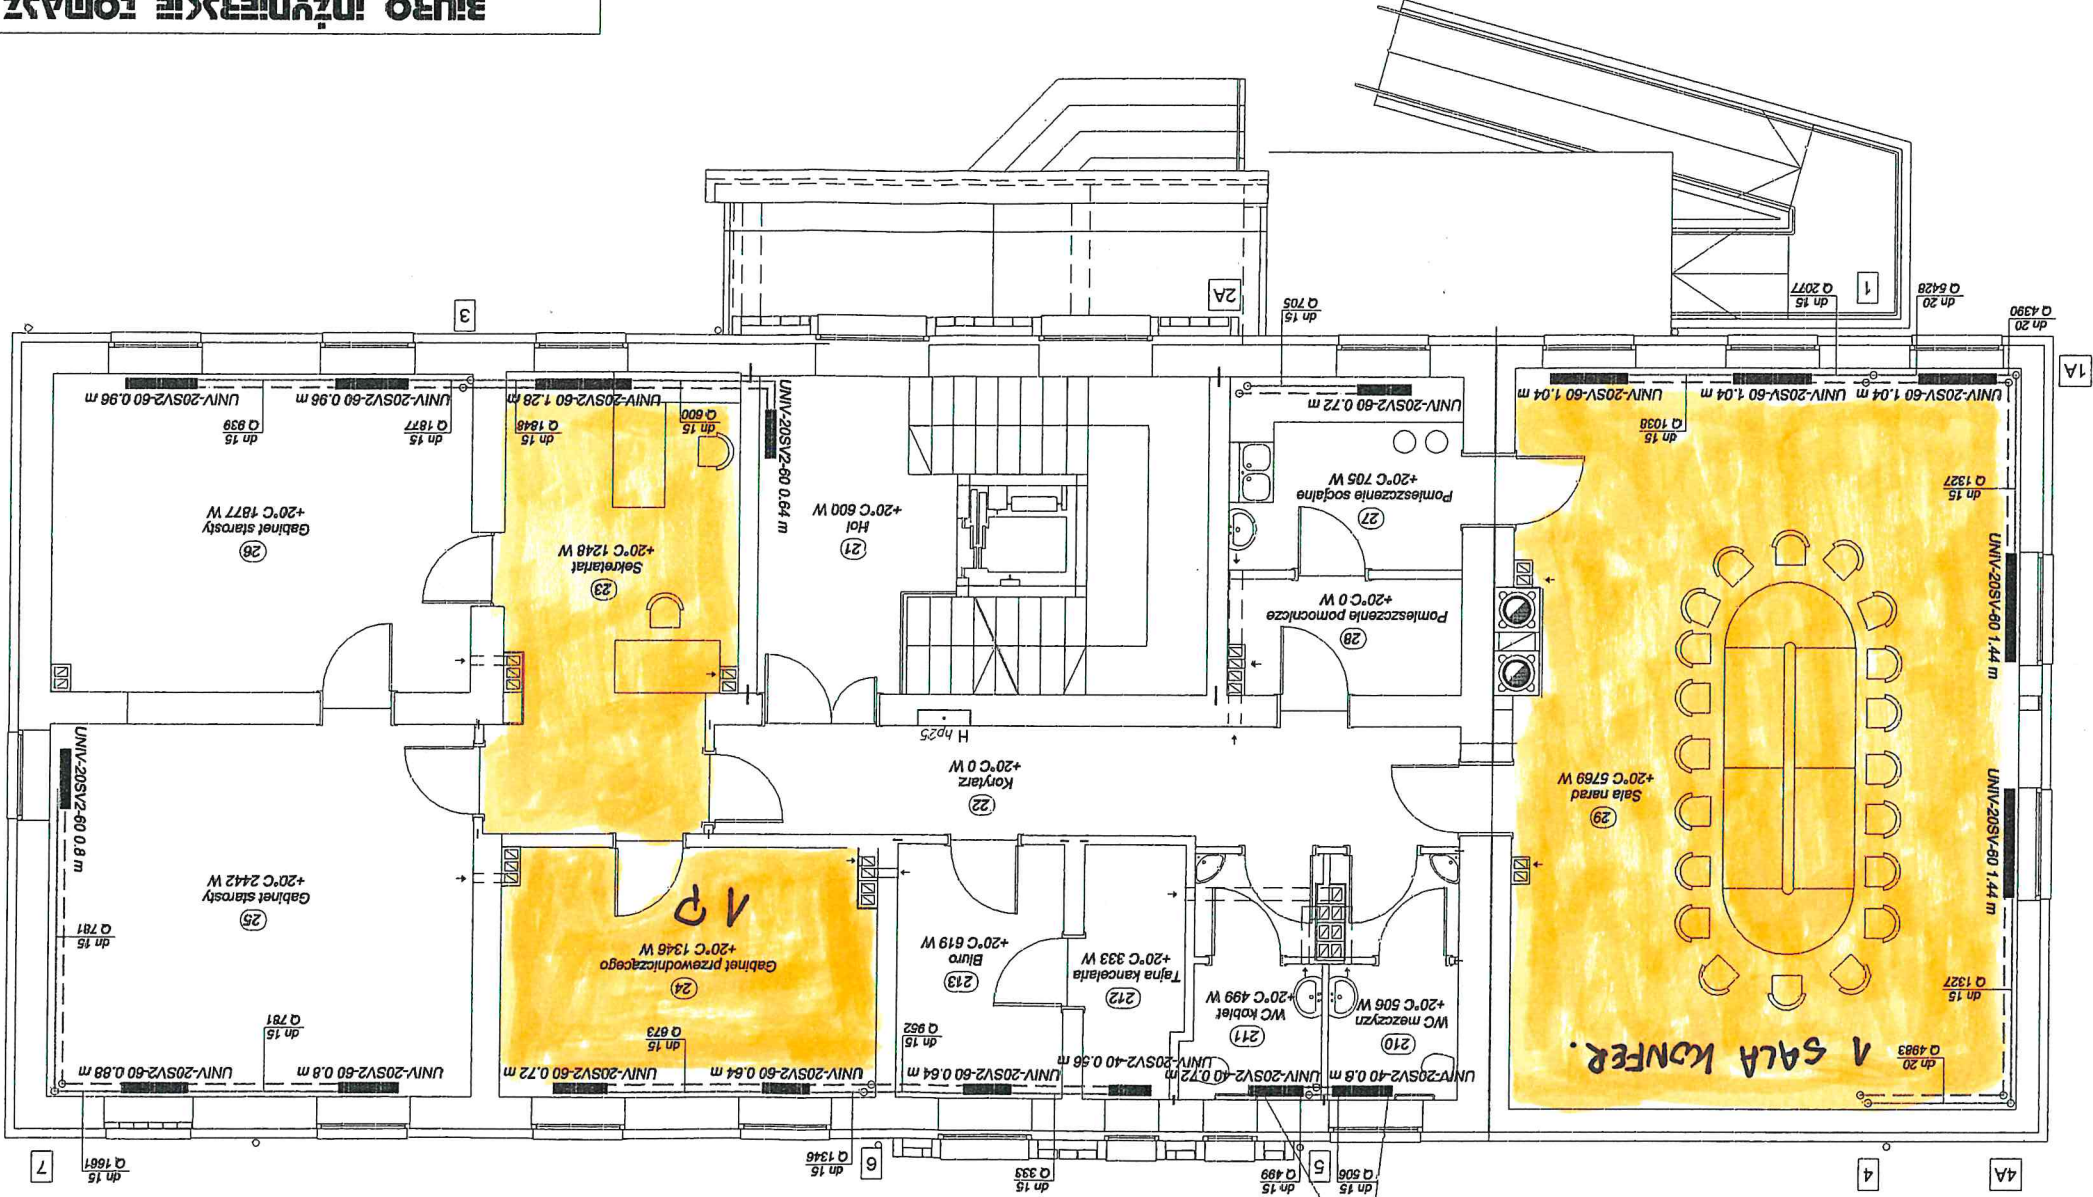

Projektował mgr inż. Zbigniew Jarkiewicz 7/17/01 Sprawdził mgr inż. Rafał Szczygiół 38/1/01 Podpis		Wykonał: mgr inż. Agata Markowska Meduska Podpis	
Inwestor: Powiat Pajęczański ul. Parkowa 8/12 98-300 Pajęczno Projekt 74.15.004.00 PB Faza:		Temat: Rzut piętra - instalacja centralnego ogrzewania Data: 02.2005 Skala: 1:100	
Obiekt: Remont i przebudowa budynku biurowego przy ul. Kosciuszki w Pajęcznie			
ul. Rejlana 1/3a, 42-200 Częstochowa tel./fax. (034) 363-80-84, 0502-052-071 www.tomaszleski.pl, mail: biuro@tomaszleski.pl, tomaszleski@poczta.onet.pl			