


LP.	X	Y
1	5678115.50	6566355.40
2	5678129.80	6566470.80
3	5678121.63	6566472.05
4	5678130.80	6566545.50
5	5678142.80	6566644.85
6	5678150.30	6566713.45
7	5678189.20	6567014.55
8	5678202.40	6567113.45
9	5678215.60	6567212.30
10	5678228.30	6567311.25
11	5678241.05	6567410.20
12	5678246.50	6567449.40

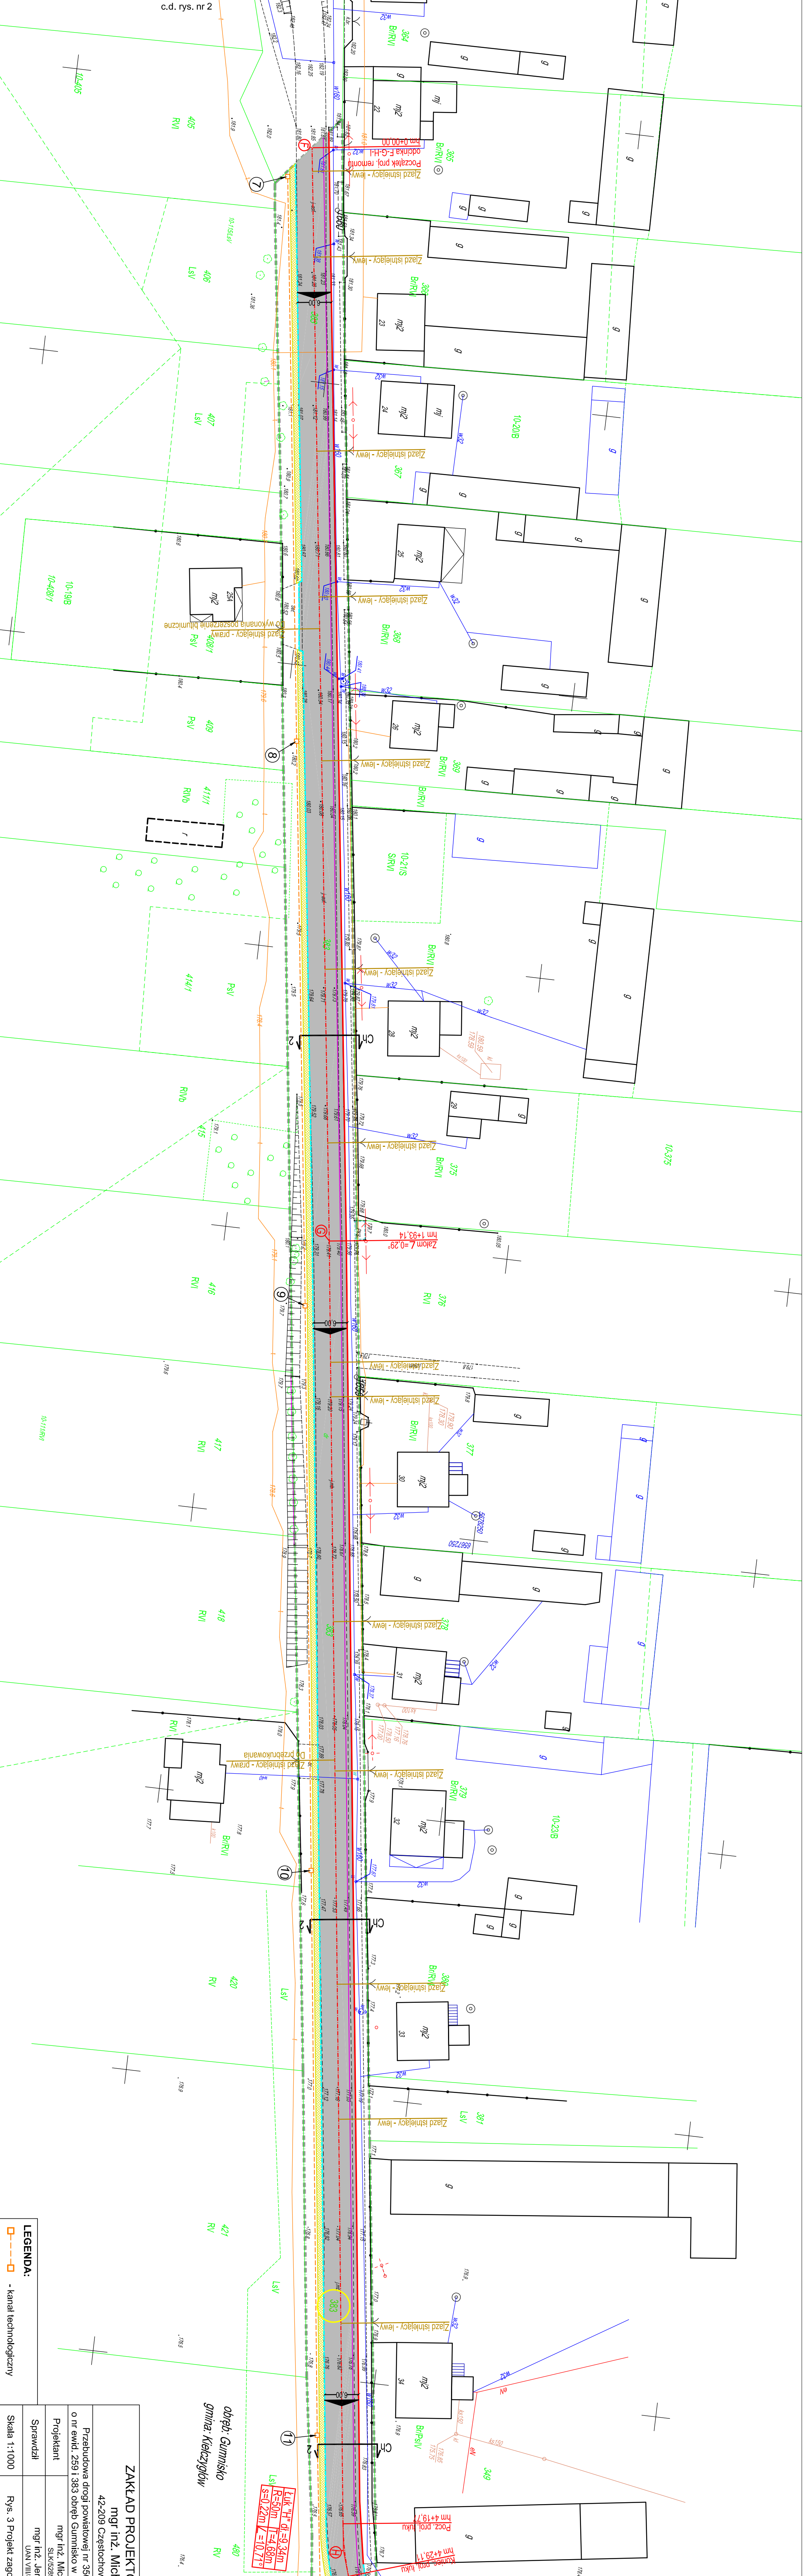

ZAKŁAD PROJEKTOWANIA I NADZORU
mgr inż. Michał Grudziński
42-209 Częstochowa, ul. Kowalczyka 11


Przebudowa drogi powiatowej nr 3504E na odcinku 803,54m, na działkach o nr ewid. 2591 i 353 obręb Gurniśko w zakresie budowy kanału technologicznego

Projektant
mgr inż. Michał Grudziński
SLK.0289.PV.0E/14

Sprawdził
mgr inż. Jarzy Grudziński
UNI.VIII.0389.16/186

Skala 1:1000 Rys. 3 Projekt zagospodarowania terenu

lipiec 2020r.

LEGENDA:
 - kanał technologiczny